


**Planta Baixa**  
ESCALA 1/75

Área Banheiros 41,82m<sup>2</sup>  
Área Ginásio 600,00m<sup>2</sup>  
Área Total 641,82m<sup>2</sup>

LEGENDA SINALIZAÇÃO PPCI			LEGENDA EQUIPAMENTO PPCI	
SÍMBOLO	CÓDIGO	SIGNIFICADO	SÍMBOLO	SIGNIFICADO
	P1 023	PROIBIDO FUMAR		EXTINTOR PÓ QUÍMICO SECO (PQS) ABC 4KG (2A 20BC)
	A5 L:34	CUIDADO, RISCO DE CHOQUE ELÉTRICO		HIDRANTE SIMPLES COM ABRIGO P/ MANGUEIRAS
	S1 16x32	ORIENTAÇÃO DO SENTIDO DA SAÍDA DE EMERGÊNCIA		ILUMINAÇÃO DE EMERGÊNCIA (IE) (LED) / h= 2,30 m (3 Lux - 2w)
	S2 16x32	ORIENTAÇÃO DO SENTIDO DA SAÍDA DE EMERGÊNCIA		AVISADOR SONORO TIPO SIRENE SISTEMA ALARME E DETECÇÃO DE INCÊNDIO
	S3 16x32	ORIENTAÇÃO DO SENTIDO DA SAÍDA DE EMERGÊNCIA		ACIONADOR MANUAL SISTEMA ALARME E DETECÇÃO DE INCÊNDIO
	S8 16x32	ORIENTAÇÃO DO SENTIDO DA SAÍDA DE EMERGÊNCIA		BATERIAS SISTEMA DE ALARME E DETECÇÃO DE INCÊNDIO
	S9 16x32	ORIENTAÇÃO DO SENTIDO DA SAÍDA DE EMERGÊNCIA		CENTRAL DE ALARME E DETECÇÃO DE INCÊNDIO
	S12 16x32	SAÍDA DE EMERGÊNCIA		PORTA CORTA FOGO
	S14 16x32	SAÍDA DE EMERGÊNCIA		HIDRANTE DE RECALQUE
	S17 23x23	NÚMERO DO PAVIMENTO		AVISADOR SONORO DO ALARME DE INCÊNDIO
	S19 16x32	INSTRUÇÕES PARA PORTA CORTA-FOGO		ACIONADOR MANUAL DE ALARME DE INCÊNDIO
	S26 16x32	INSTRUÇÕES PARA A ABERTURA DA PORTA		EXTINTOR DE INCÊNDIO
	S27 23x23	INDICAÇÃO DE ÁREA DE RESGATE		ABRIGO DE MANGUEIRA
	C1 16x32	INDICAÇÃO DE LOTAÇÃO MÁXIMA ADMITIDA NA EDIFICAÇÃO E/OU RECINTO		

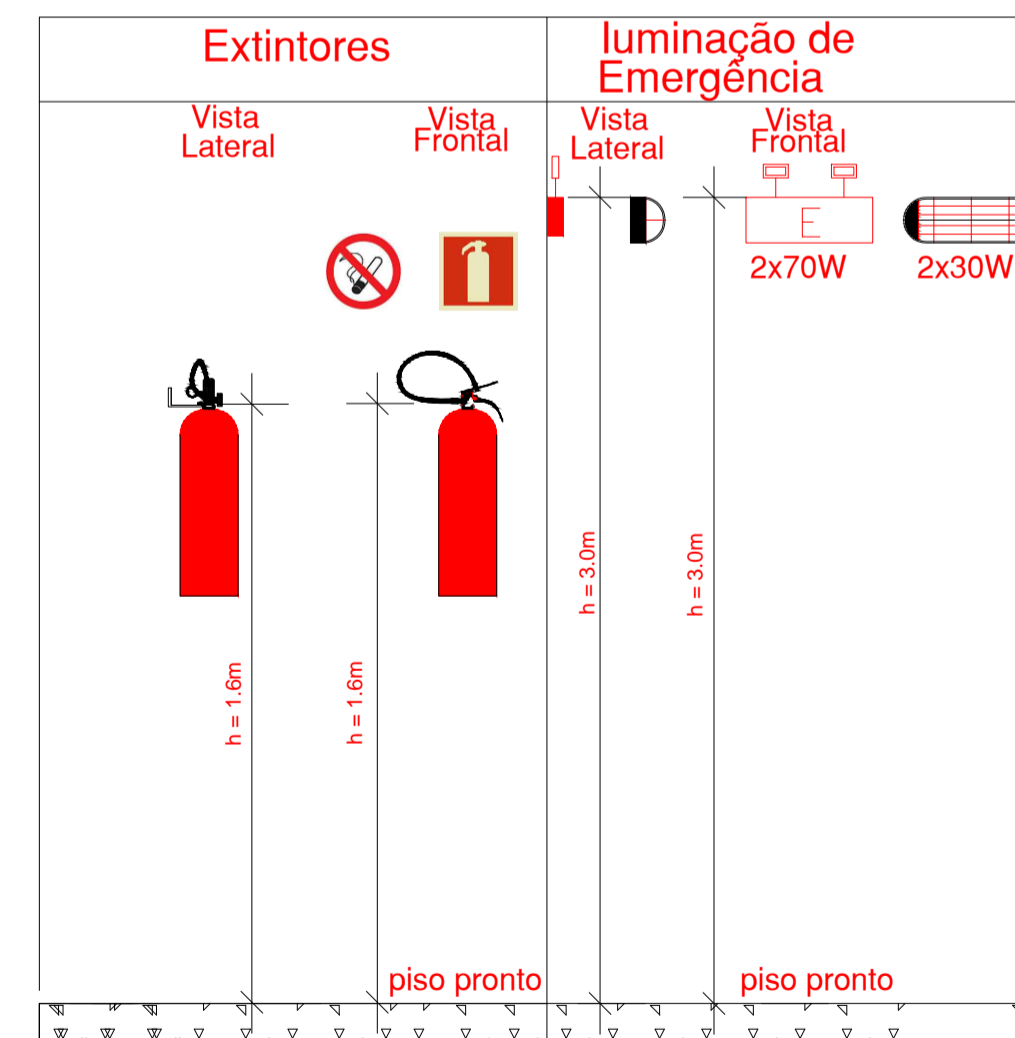

**PREFEITURA MUNICIPAL DE TRAMANDAÍ**  
SECRETARIA MUNICIPAL DE OBRAS - DEPARTAMENTO DE ENGENHARIA

Projeto: **PLANO DE PREVENÇÃO CONTRA INCÊNDIOS (PPCI) - GINÁSIO E.M.E.F. JORGE ENEAS**

Endereço da obra: **RUA DAS HORTENSÍAS, 1071 - JARDIM ATLÂNTICO - TRAMANDAÍ - RS**

Proprietário: **Município de Tramandaí**

Responsável Técnico: **Eng. Civil Victor Cardoso Ferreira - CREA RS 249443**

Assinatura: **M.Oliveira**

Área Total: **641,82 m<sup>2</sup>**

PLANTA BAIXA TÉRREO

02/02

Dezembro /2022

1/75

Prefeitura Municipal de Tramandaí - Avenida da Igreja nº 546 - Centro - CNPJ: 08711001/000100 - Fone: (51) 3684-9000 - CEP: 95.990-000